

LEGENDA:

- projektowany gazociąg
- - - pas kontrolowany: szerokość – 1,0m
powierzchnia – 74,0m²
- - - pas budowlano-montażowy: powierzchnia 270,5m²


Geodeta Uprawniony
Up. Nr 6104
Stanisław Essel
16-400 Suwałki, ul. Paca 8/37
tel. 601 392 698

USŁUGI GEODEZYJNE
STANISŁAW ESSEL
16-400 Suwałki, ul. Paca 8/37
tel. 601 392 698
NIP 8441043988, REG. 790192743

STAROSTA SUWAŃSKI
ul. Świerkowa 60
16-400 Suwałki

Mapa stanowi integralną część
decyzji Starosty Suwalskiego
z dnia 02.09.2020 r. Nr GKN.6821.13.2020

Z up. STAROSTY
mgr inż. Danuta Piszczatowska
Naczelnik Wydziału Geodezji, Katastru
i Gospodarki Nieruchomościami

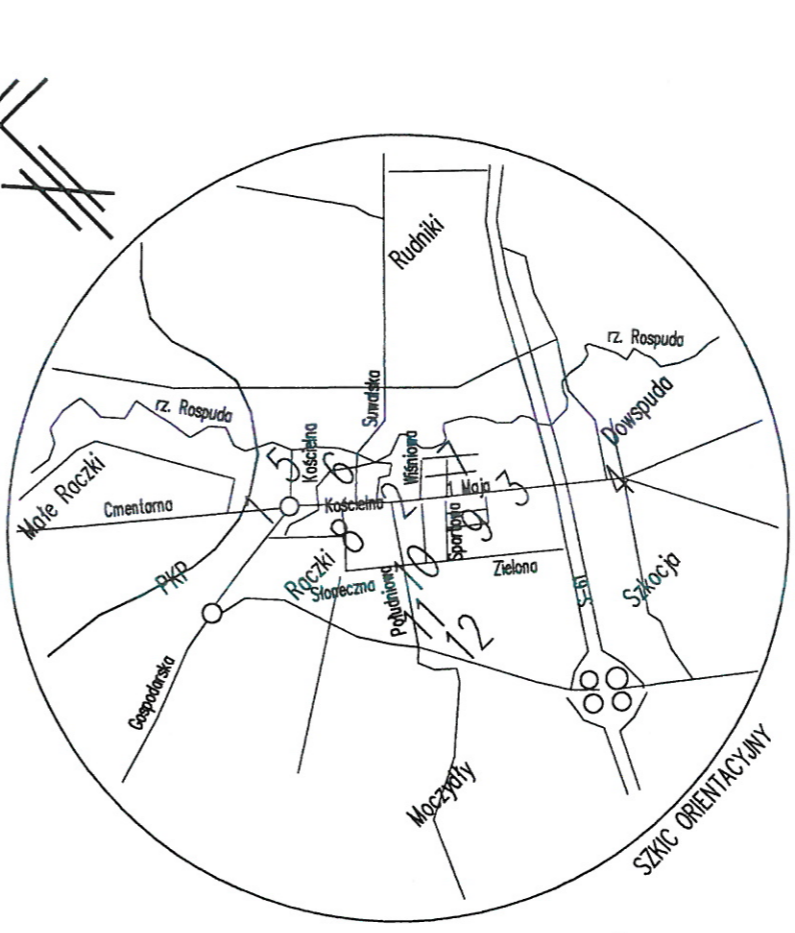

MAPA DO CELÓW PROJEKTOWYCH 1:500
ARKUSZ MAPY NR 8 (12)

Miejscowość: Raczkach, Dowspuda, Moczydły i Szkocja
Jednostka ewidencyjna: 201205_2. Raczkach
Obręby: 0019 Raczkach, 0026 Dowspuda, 0015 Moczydły i 0027 Szkocja
Numer zgłoszenia pracy geodezyjnej: GKN.6640.460.2019
Układ współrzędnych prostokątnych: 2000/8
Układ wysokości: Kronsztadt 86
Data opracowania mapy: 06 - 09. 2019 roku
Oznaczenie granic obszaru aktualizacji
Służebności gruntowe mające wpływ na zagospodarowanie gruntów: nie badano

Mapę uaktualniono o nową bazę GESUT, BDOT500 i EGIB
gminy Raczkach aktualną na dzień 2020.04.10.

P. 2012.2020.497
2020-04-24
INSPEKTOR
Wojciech Andrzej Olszewski

mgr inż. Danuta Piszczatowska

Jednostka projektowa	USŁUGI PROJEKTOWE I INFORMATYCZNE Danuta Piszczatowska ul. Sikorskiego 57A; 16-400 Suwałki; tel. (087) 563 - 07 - 13		Nr rys.
Nazwa obiektu:	Budowa sieci gazowej w Raczkach		S-1
Adres:			
Nazwa rysunku:	Projekt zagospodarowania terenu sieć gazowa średniego ciśnienia - ARKUSZ 8		SKALA 1:500
	Imię i Nazwisko	Nr upr. bud.	Podpis
Projektant:	mgr inż. Danuta Piszczatowska	SUW 75/90	<i>[Signature]</i>
Sprawdzający :	mgr inż. Edyta Łysenko	PDL/0053/ POOS/09	<i>[Signature]</i>
Opracowała :	inż. Karolina Bogdan		<i>[Signature]</i>
			Data:
			03.2020r.
			03.2020r.
			03.2020r.